


SEZIONE TIPO
scala 1:100

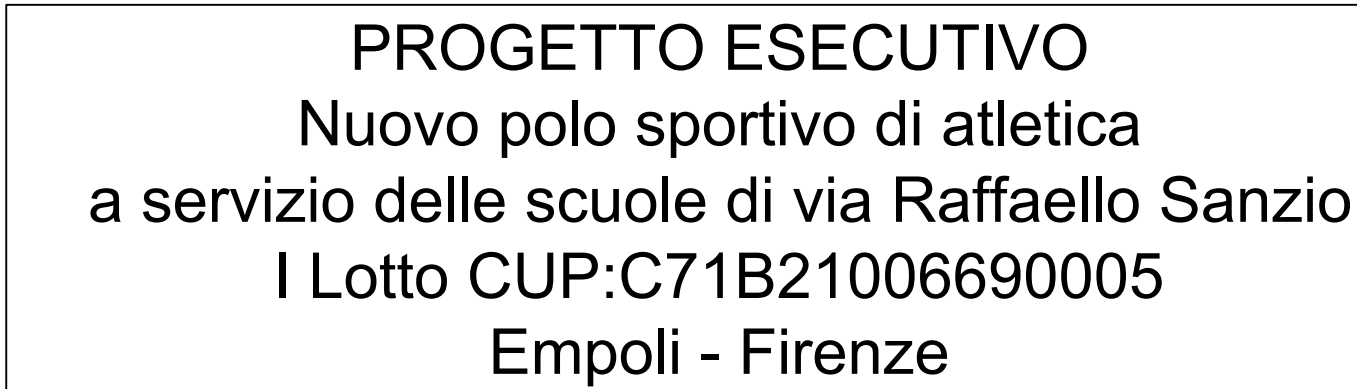

Proprietà: Comune di Empoli

II RUP
Ing. Roberta Scardigli

Progettista architettonico
Coordinatore della sicurezza in fase di progettazione
 Ing. Sara Malatesti - Ufficio Tecnico Comunale
 Via G. del Papa 41, Empoli

Progettista strutturale
 Ing. Giuseppe Lorenzo
 Via R. Sanzio, 190, Empoli

Progettista impianti e antincendio
 Area 17 Engineering
 Via Tevere 60, 50019 Sesto Fiorentino

OGGETTO
TAVOLA L.13 - VERIFICHE IGIENICO-SANITARIE
scala 1:100

TAV.06	Data Ottobre 2023		Timbro e firma progettista
	Scala	Disegnato Verificato	

	Data	Note	Timbro e firma Amministrazione Comunale
0			

0		
1		
2		
3		

33	PT	Corridoio		63,46				79,50	10,02/8 > 1/8		29,90	3,77/8 > 1/8
34	PT	Antibagno, docce - spogliatoio atleti 04		13,99		4		7,35	4,20/8 > 1/8		2,76	1,58/8 > 1/8
35	PT	Locale wc da - spogliatoio atleti 04		5,67			1	2,45	3,45/8 > 1/8		0,92	1,30/8 > 1/8
36	PT	Spogliatoio atleti 04		26,34	16			0,00	non necessario		0,00	aerazione forzata
37	PT	Bagno F		11,76			2	6,55	4,46/8 > 1/8		2,85	1,94/8 > 1/8
38	PT	Bagno M		10,75			2	6,55	4,87/8 > 1/8		2,85	2,12/8 > 1/8
39	PT	Disimpegno		39,58				15,90	3,21/8 > 1/8		5,98	1,21/8 > 1/8
40	PT	Servizi igienici da		5,74			1	0,00	non necessario		1,98	2,76/8 > 1/8
41	PT	Segreteria		23,58				3,30	1,12/8 > 1/8		3,30	1,12/8 > 1/8
42	PT	Servizi igienici da - locale primo soccorso		2,58			1	0,00	non necessario		0,00	aerazione forzata
43	PT	Anti bagno - locale primo soccorso		3,78				3,87	non necessario		0,00	aerazione forzata
44	PT	Locale primo soccorso		15,08				12,00	6,37/8 > 1/8		4,49	2,38/8 > 1/8
45	PT	Biglietteria		21,20				3,65	1,38/8 > 1/8		3,65	1,38/8 > 1/8
46	PT	Deposito palestra		16,70				0,00	non necessario		0,00	aerazione forzata
47	P1	Disimpegno		20,88				-	-		-	-
48	P1	Zona calma		8,57				0,00	non necessario		0,00	aerazione forzata
49	P1	Ripostiglio		2,97				0,00	non necessario		0,00	aerazione forzata
50	P1	Disimpegno		9,75				0,00	non necessario		0,00	aerazione forzata
51	P1	Locale wc da		5,53			1	0,00	non necessario		0,00	aerazione forzata
52	P1	Bagno M		19,29			3	0,00	non necessario		0,00	aerazione forzata
53	P1	Spazio attrezzature		60,46				0,00	non necessario		0,00	aerazione forzata
54	P1	Locale antidoping		8,04				0,00	non necessario		0,00	aerazione forzata
55	P1	Disimpegno		4,16				0,00	non necessario		0,00	aerazione forzata
56	P1	Antidoping		6,02				0,00	non necessario		0,00	aerazione forzata
57	P1	Disimpegno		16,12				0,00	non necessario		0,00	aerazione forzata
58	P1	Spazio attrezzature		39,86				0,00	non necessario		0,00	aerazione forzata
59	P1	Spazio attrezzature		39,86				0,00	non necessario		0,00	aerazione forzata
60	P1	Bagno F		19,29			3	0,00	non necessario		0,00	aerazione forzata
61	P1	Disimpegno		9,75				0,00	non necessario		0,00	aerazione forzata
62	P1	Servizi igienici da		5,82				0,00	non necessario		0,00	aerazione forzata
63	P1	Ripostiglio		2,48				0,00	non necessario		0,00	aerazione forzata
64	P1	Disimpegno		20,88				-	-		-	-
65	P1	Zona riscaldamento - pista indoor		572,87				238,50	3,33/8 > 1/8		77,15	1,08/8 > 1/8
SUPERFICIE NETTA TOTALE				1910,76								

VERIFICHE RAPPORTI AEROILLUMINANTI